

ORIENTACJA 1 : 25000

województwo : 10 łódzkie
 powiat : 03 - 4 miasto Poddebice
 jednostka ewidencyjna : 03 - 4 miasto Poddebice
 obręb ewidencyjny : 02
 obiekt : dz. nr. 88, 83/1, ul. Morelowa

MAPA DO CELÓW PROJEKTOWYCH

SKALA 1 : 500

Mapę niniejszą opracowano na podstawie mapy numerycznej, obrębu 02 miasto Poddebice, sekcja nr. 6, 166, 29, 16, 2, ... 17, 1, oraz pomiaru uzupełniającego wykonanego w 2015 roku. Układ współrzędnych : 2000'. Poziom odniesienia : Kronstadt 1960. Mapa aktualna na dzień: 13.11.2015 r.

Na mapie uwidoczniono przebieg przewodów podziemnych pomierzonych, udostępnionych przez gestorów sieci i dokumentacji archiwalnych. Za brak przewodów nie zgłoszonych do inwentaryzacji (art. 43 ustawy Prawo Budowlane z dn. 07.07.1994 r. Dz. u. Nr. 89 poz. 414), nie udostępnionych przez gestorów sieci wykonawca mapy do projektowych nie ponosi odpowiedzialności. Mapa do projektowych została wykonana bez ustalenia obciążen służebnościami gruntowymi.

Zgłoszenie nr. GN.6640.1550.2015
 Praca nr. 14.11.2015 r.
 Pracownia Usług Geodezyjnych i Kartograficznych "GEODETA"
 ul. 79 1 610 620
 NIP: 8281008605, REGON: 230284133

wykonawca:
GEODETA
Pracownia Usług Geodezyjnych i Kartograficznych "GEODETA"
 mgr inż. Piotr Branowski


Poswiadcza się, że niniejszy dokument został opracowany w wyniku prac geodezyjnych i kartograficznych, których rezultaty zawiera operat techniczny wpisany do służebności materialnej i rzeczowej z mocy prawa i z mocy prawa kartograficznego.

STACJONARIA FOTODIAGRAMI

P.1011.2015.1571

26-11-2015

Z up. S. Rak
 (inż. inżynieria i architektura)

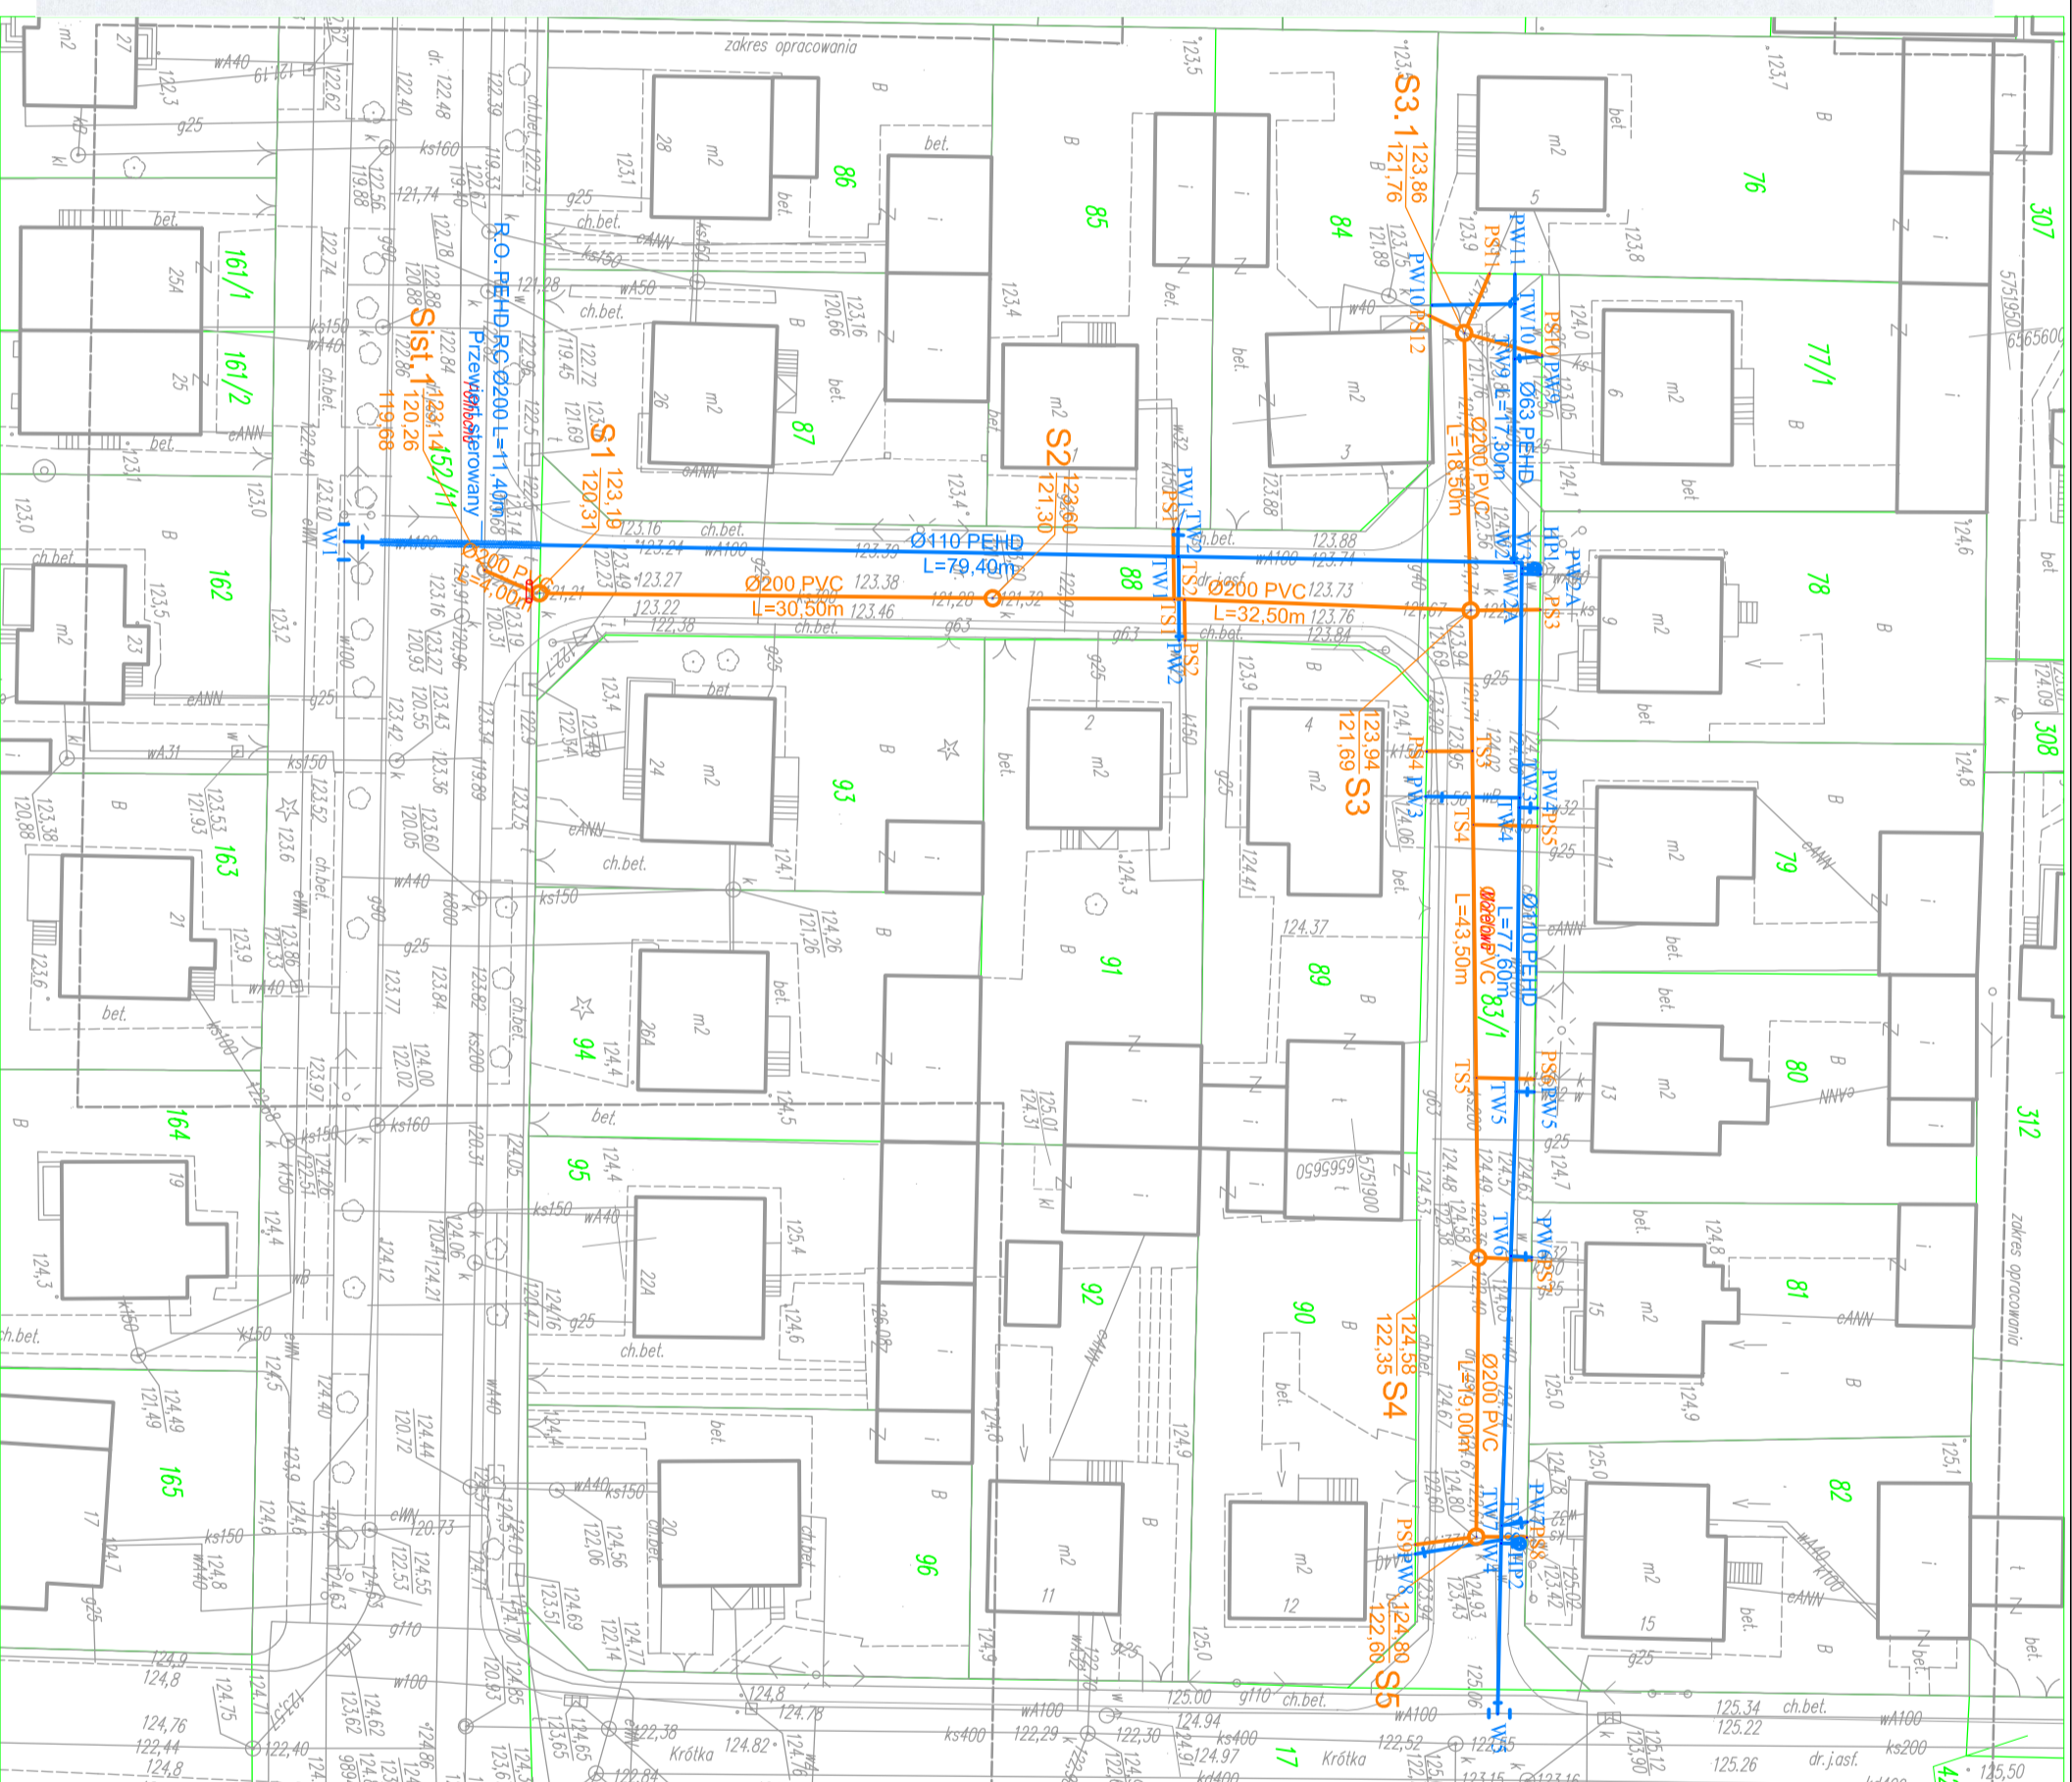

- Kanalizacja sanitarne
- Studnia kanalizacji sanitarnej f11200mm
- Studnia kanalizacji sanitarnej f1425mm
- Wodociąg
- Hydrant p.poż.
- Urządzenie do likwidacji
- Dwidzielne rury osłonowe f110 L=2m
- Rura osłonowa PEHD RC, przewiert sterowany

Potwierdzam zgodność niniejszej mapy z ewidencjonowanej pod nr P.1011.2015.1517 w dniu 26.11.2015r. oraz zgodność skanowanych pieczęci i podpisów

Przedsiębiorstwo Inżynieryjne
Projekt 2
 Mogiłańska 5Krzak
 ul. Wyzwolenia 43, 99-200 Poddebice
 tel. 61-317-6979, e-mail: biuro@projekt2.pl

Zadanie: Przebudowa i rozbudowa infrastruktury wodno-kanalizacyjnej w Poddebicach

Obiekt: ul. Morelowa

Investor: Gmina Poddebice
 ul. Łódzka 17/21
 99-200 Poddebice

Rysunek: Plan zagospodarowania terenu

Branża: Sanitarna

Projektant: inż. Agnieszka Rak

Investor:	Gmina Poddebice ul. Łódzka 17/21 99-200 Poddebice	data: styczeń 2016
Rysunek:	Plan zagospodarowania terenu	nr rysunku: Arkusz 12
Branża:	Sanitarna	skala 1:500
Projektant:	inż. Agnieszka Rak	